



Schema "tipo" fossa IMHOFF

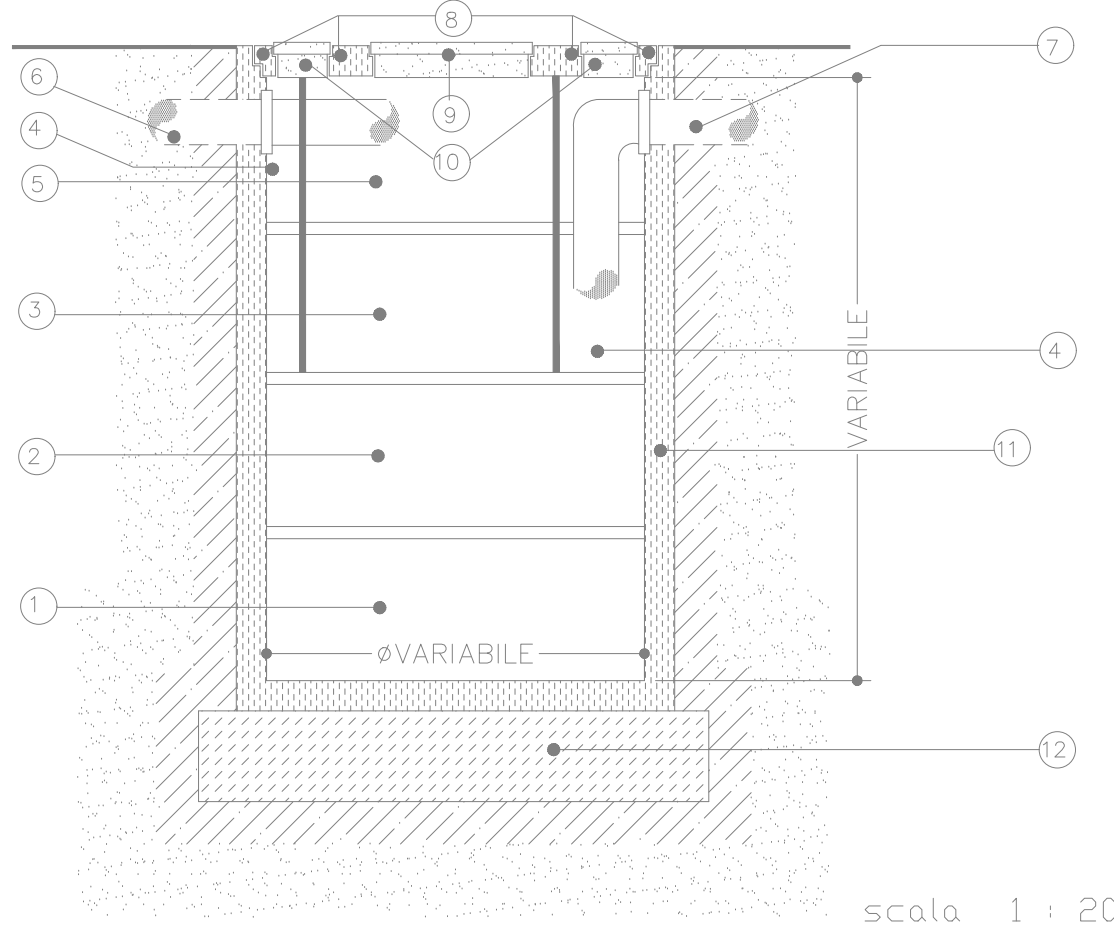



Legenda

- | | |
|---|--------------------------|
| 1 FONDO | 7 CONDOTTA DI SCARICO |
| 2 ANELLO NORMALE | 8 COPERCHIO |
| 3 ANELLO SEDIMENTATORE | 9 BOTOLA CENTRALE |
| 4 ANELLO PROLUNGA SEDIMENTATORE | 10 CHIUSINO DI ISPEZIONE |
| 5 ANELLO CON FORI DI IMMISSIONE E SCARICO | 11 PARETI FOSSA |
| 6 CONDOTTA DI IMMISSIONE | 12 BASAMENTO IN CEMENTO |


Schema "tipo" degrassatore

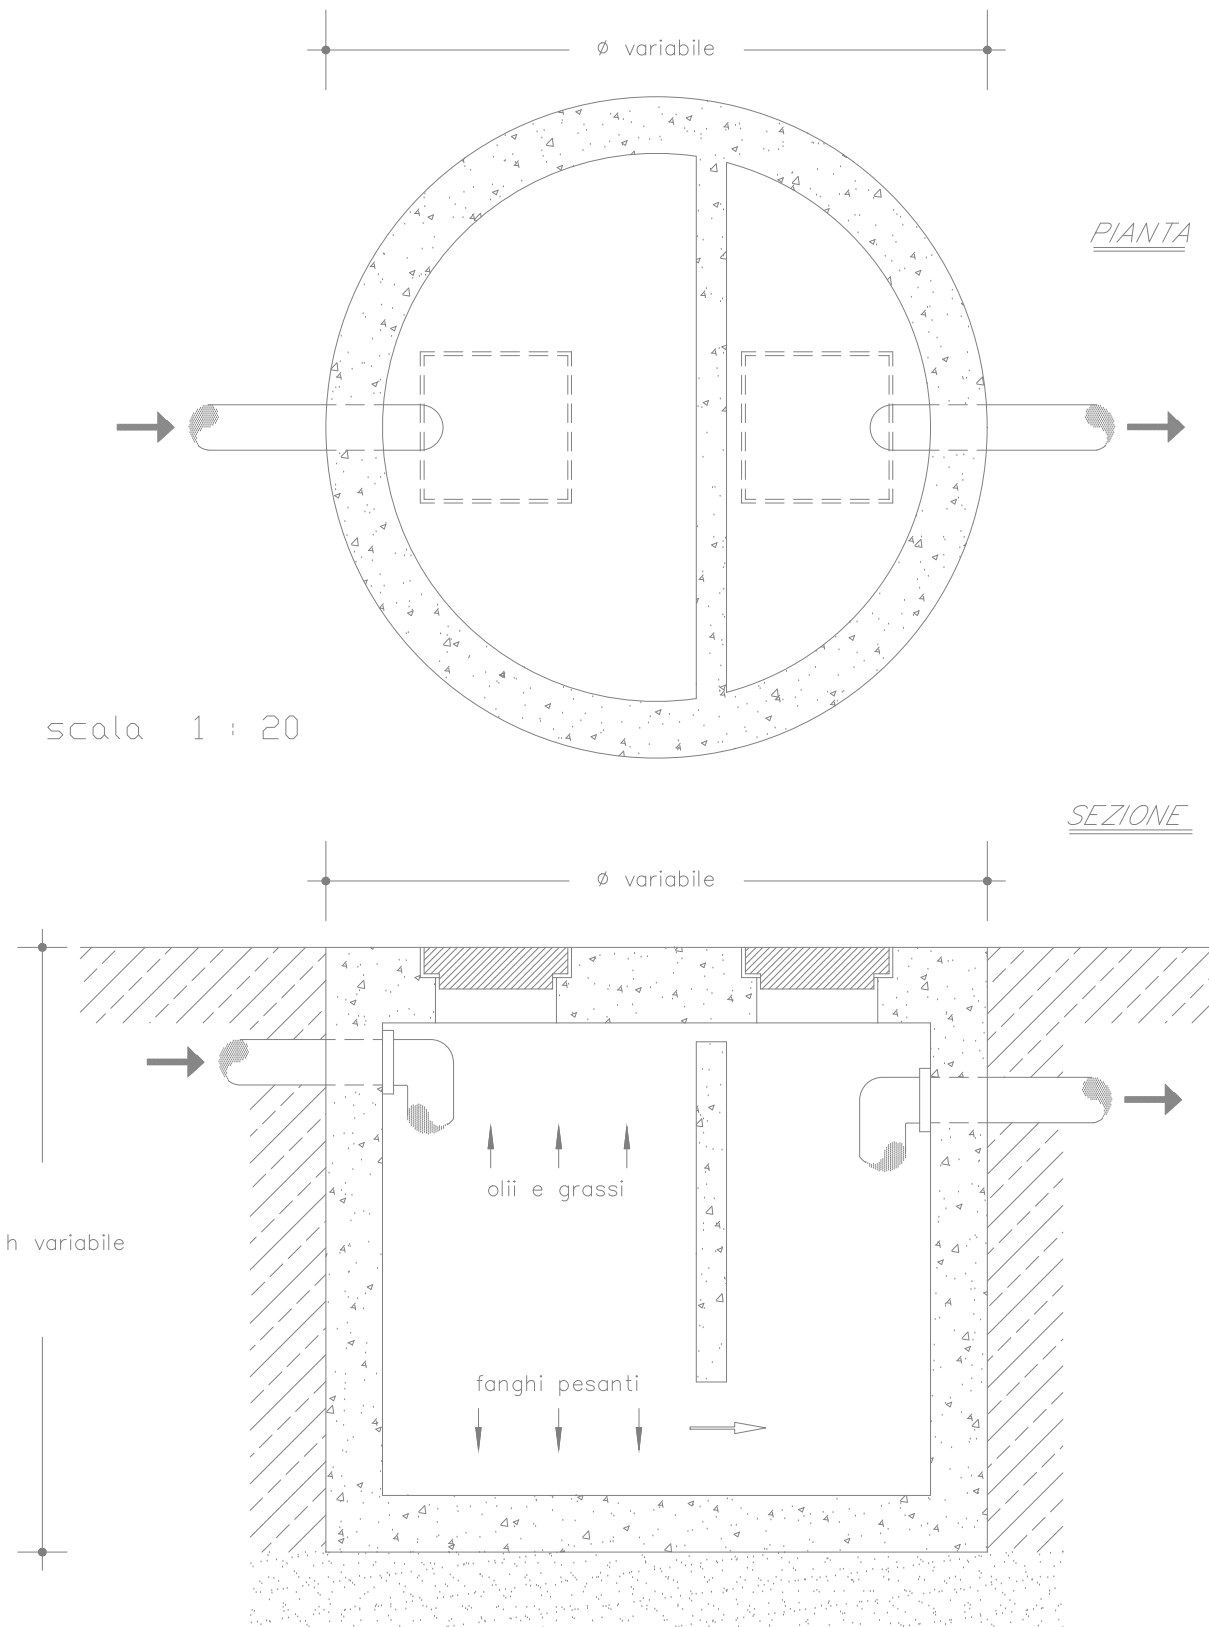

SCHEMA A BLOCCHI ACQUE REFLUE ASSIMILATE ALLE DOMESTICHE

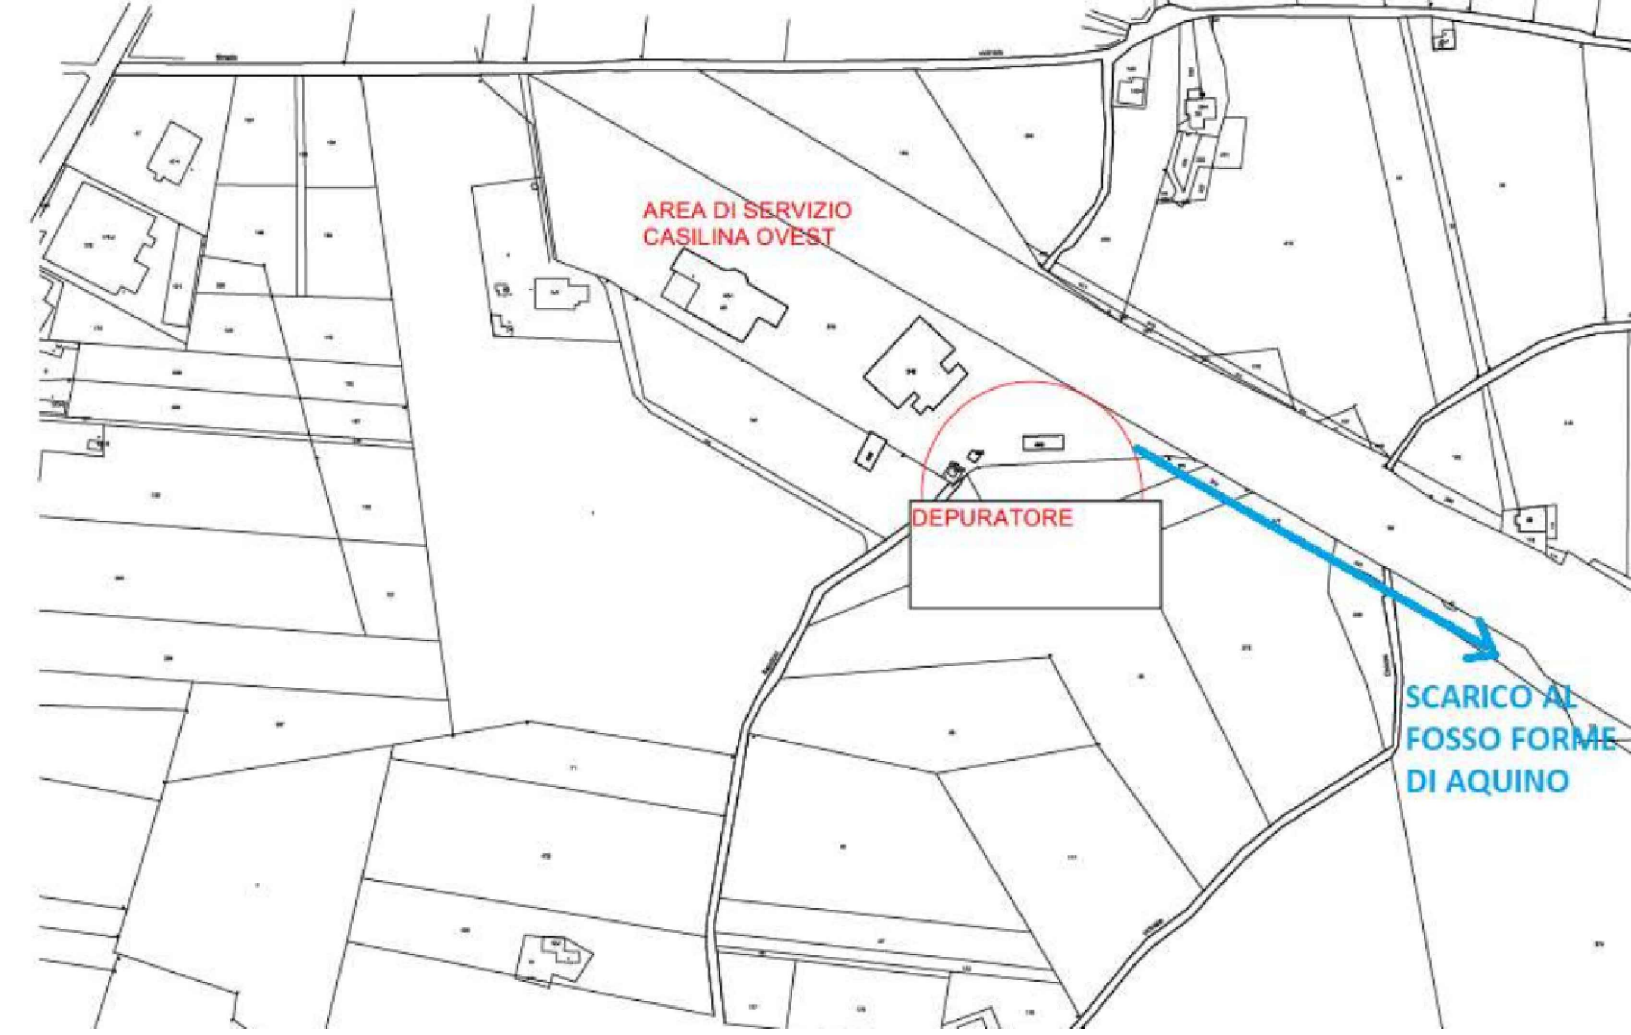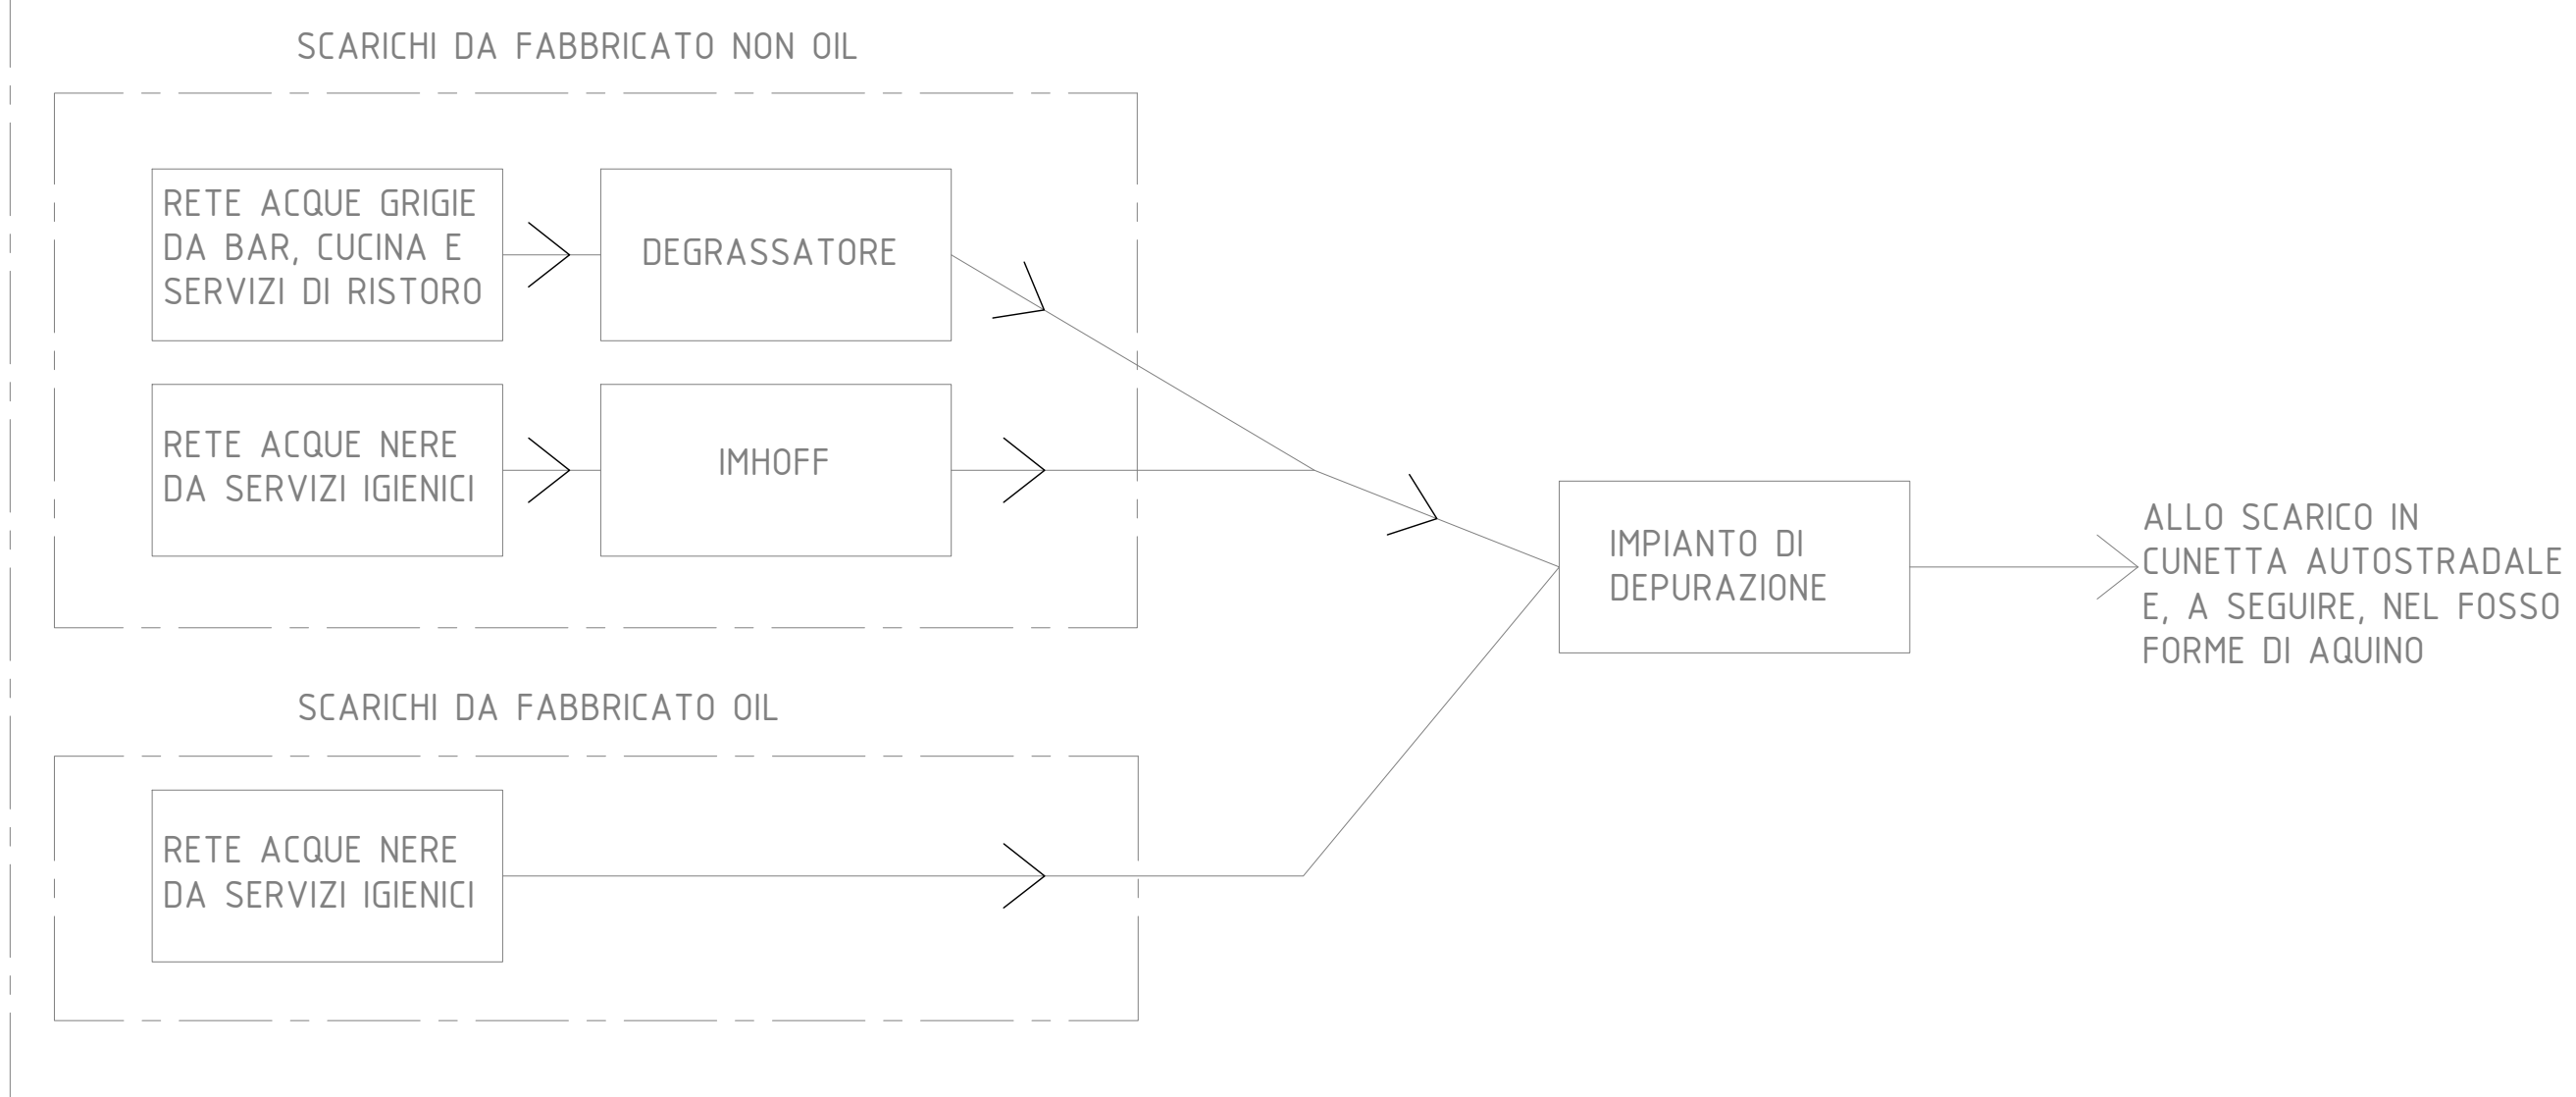

Estratto N.C.T. Comune di Castrocielo Fog. 32 - FUORI SCALA

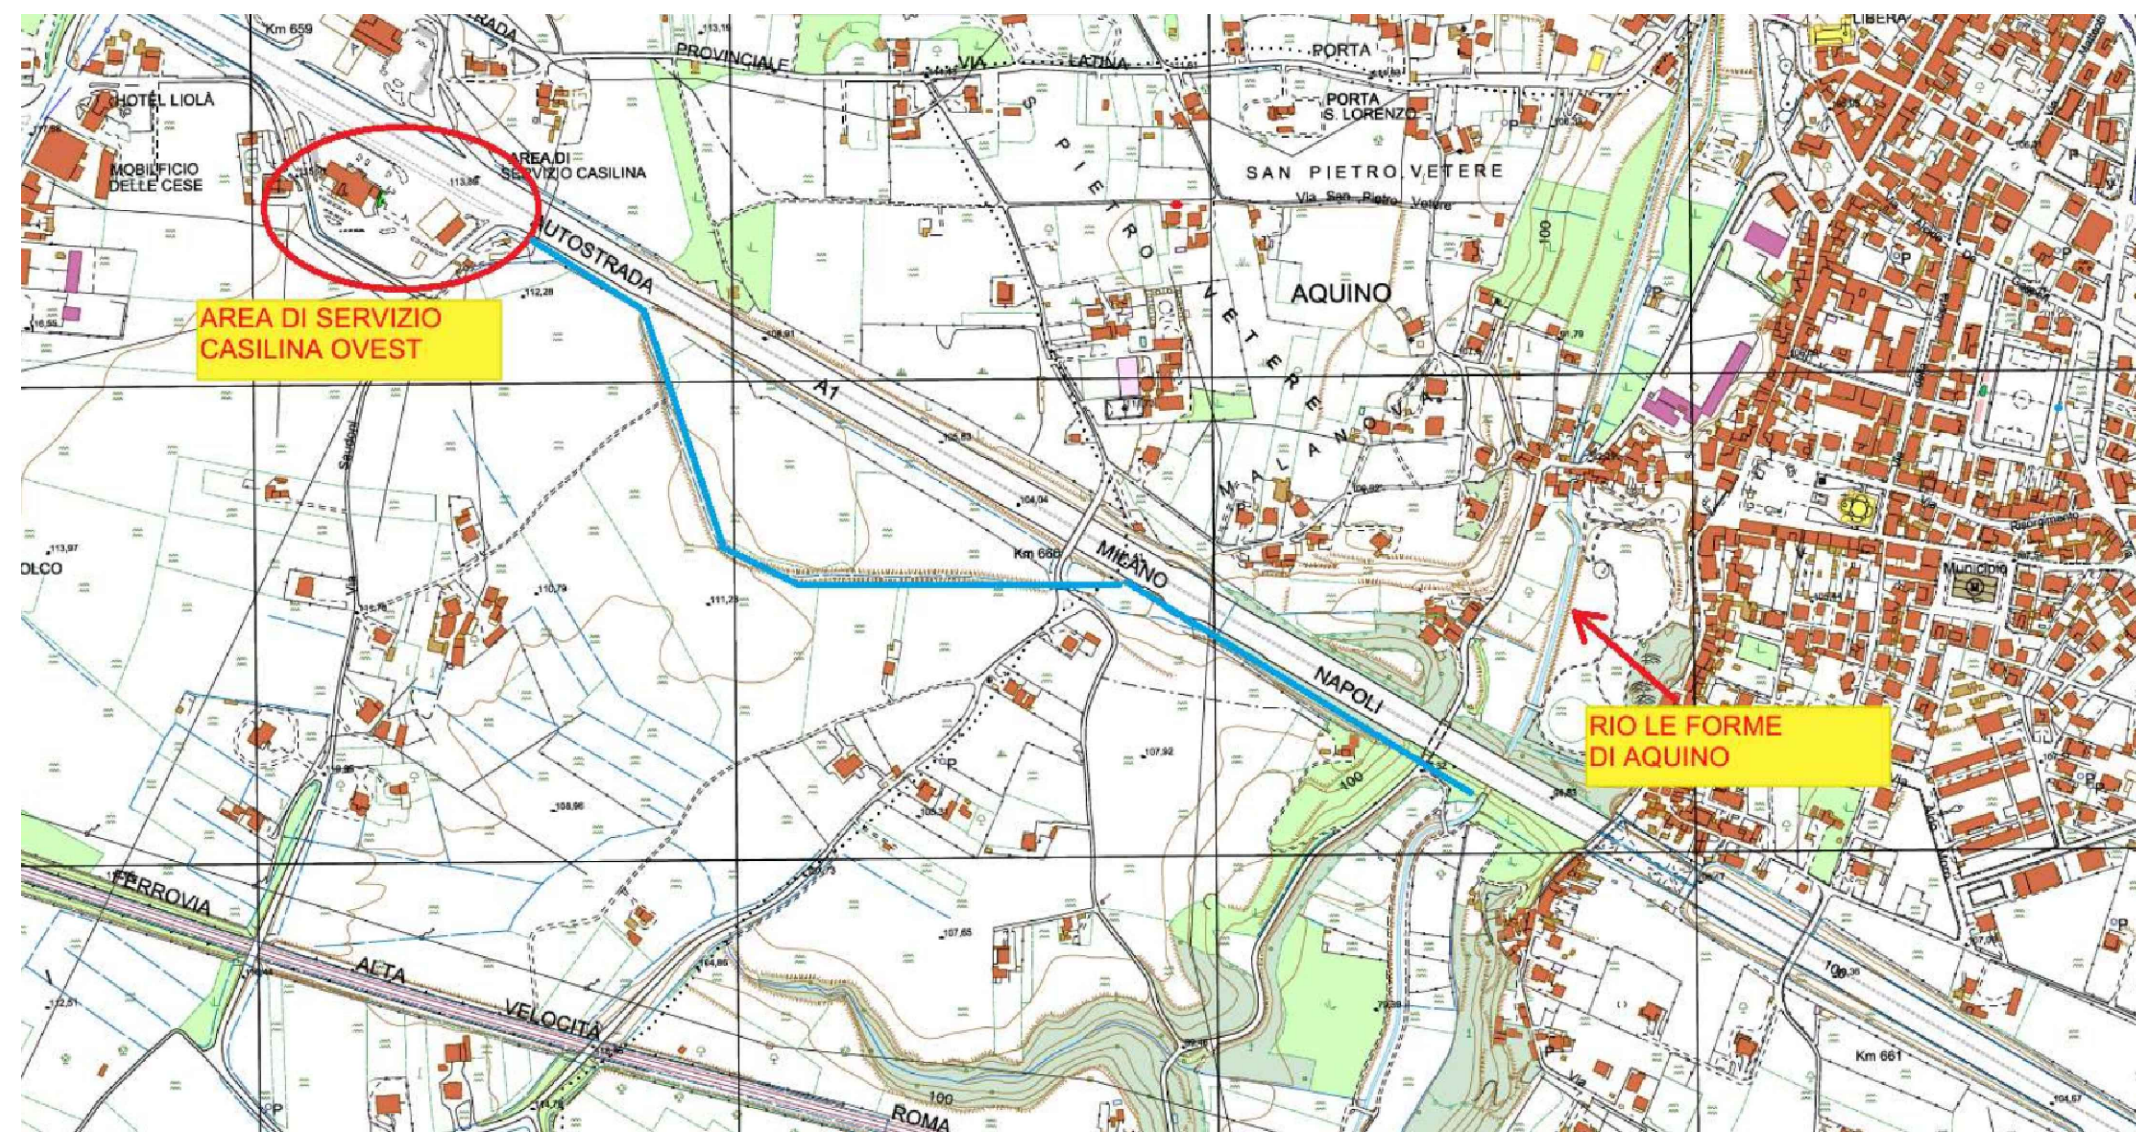


C.T.R. - Comune di Castrocielo - FUORI SCALA

Legenda

- | | |
|---|---|
| — | Adduzione idrica da pozzo |
| — | Adduzione idrica da Acquedotto Aurunci |
| — | Rete scarico acque reflue assimilate alle domestiche FABBRICATO NON OIL |
| — | Acque grigie |
| — | Rete scarico acque reflue assimilate alle domestiche FABBRICATO NON OIL |
| — | Acque nere |
| — | Rete scarico acque reflue assimilate alle domestiche FABBRICATO NON OIL |
| — | Acque grigie + nere |
| — | Rete scarico acque reflue assimilate alle domestiche FABBRICATO OIL |
| — | Acque nere |
| — | Rete scarico acque reflue assimilate alle domestiche depurate |
| D | Impianto di depurazione |
| P | Locale pozzo |
| □ | Pozzetto di prelievo acque reflue (fascio) |
| ⊗ | Pozzetto lagone rete scarico acque reflue |
| ⊗ | Fossa tipo IMHOFF |
| ⊗ | Degrossatore |


Impianto di depurazione

Pianta - scala 1:100

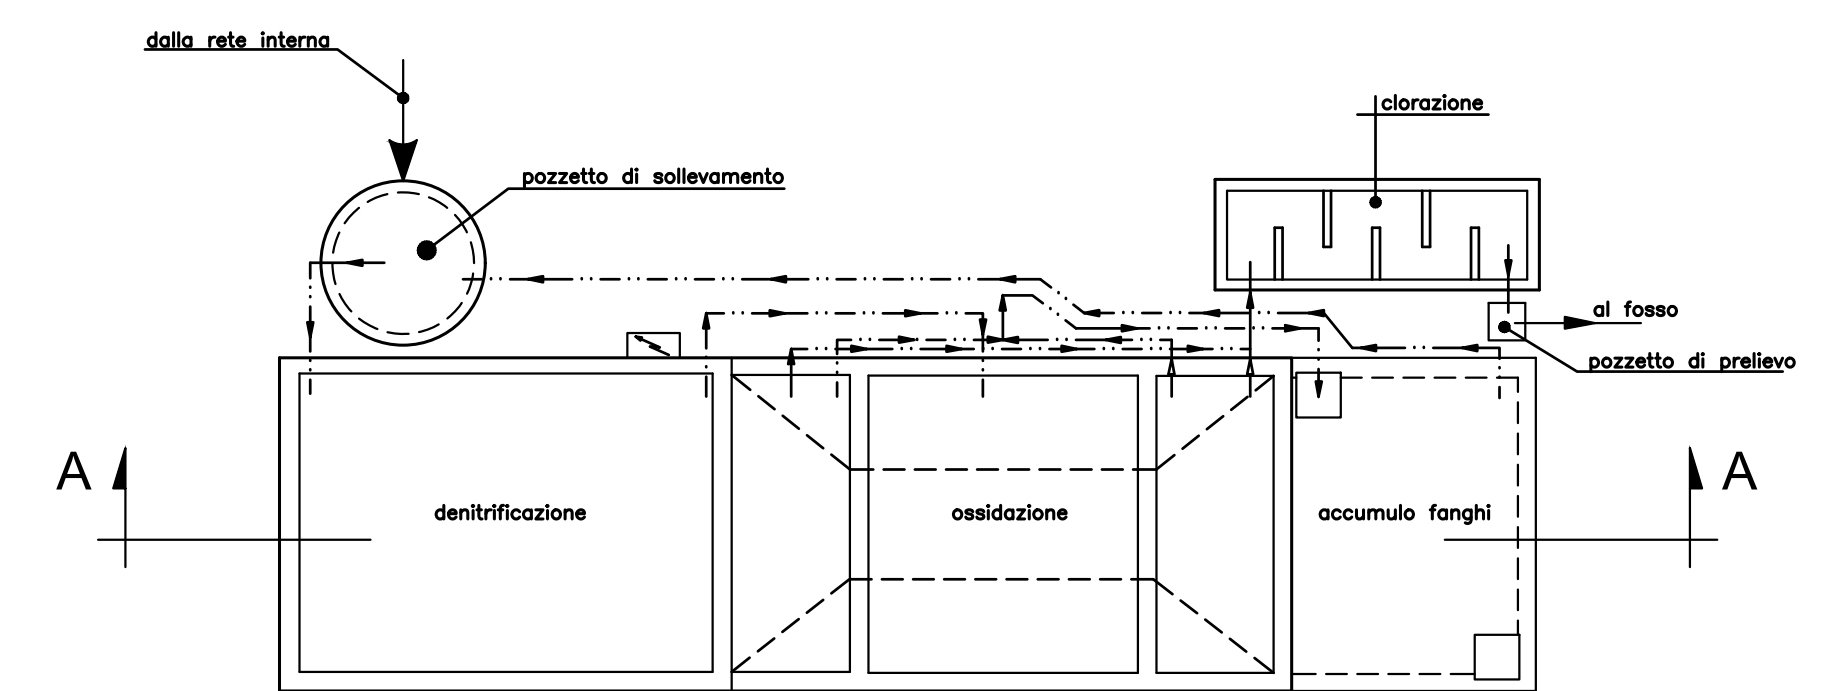


Impianto di depurazione

Sezione A-A - scala 1:100

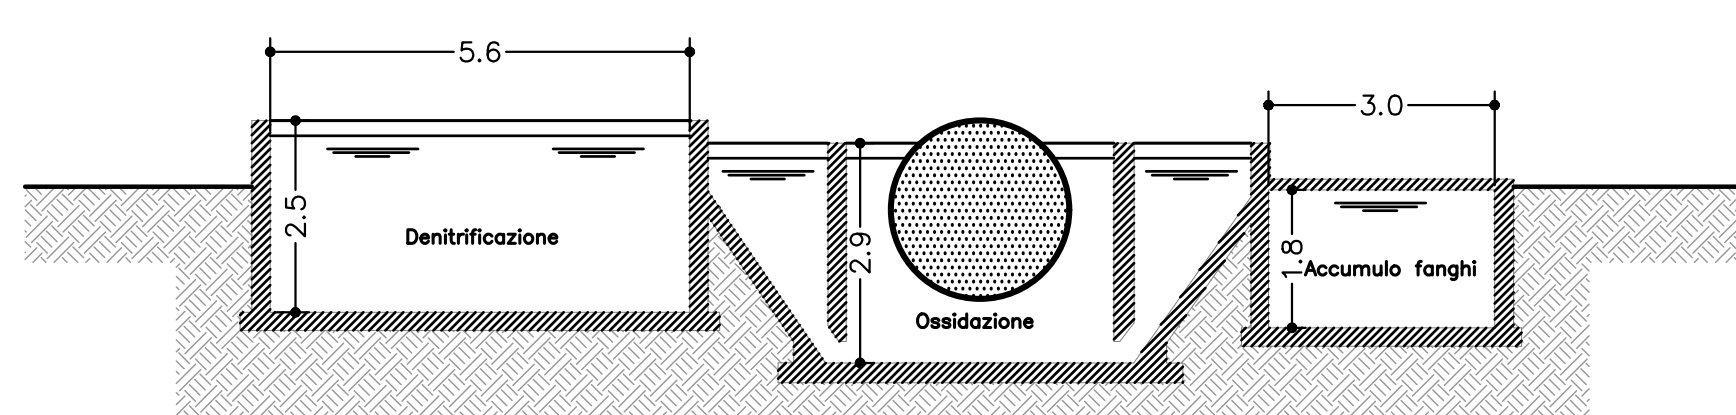


pianta piano interrato fabbricato Autogrill - scala 1:200

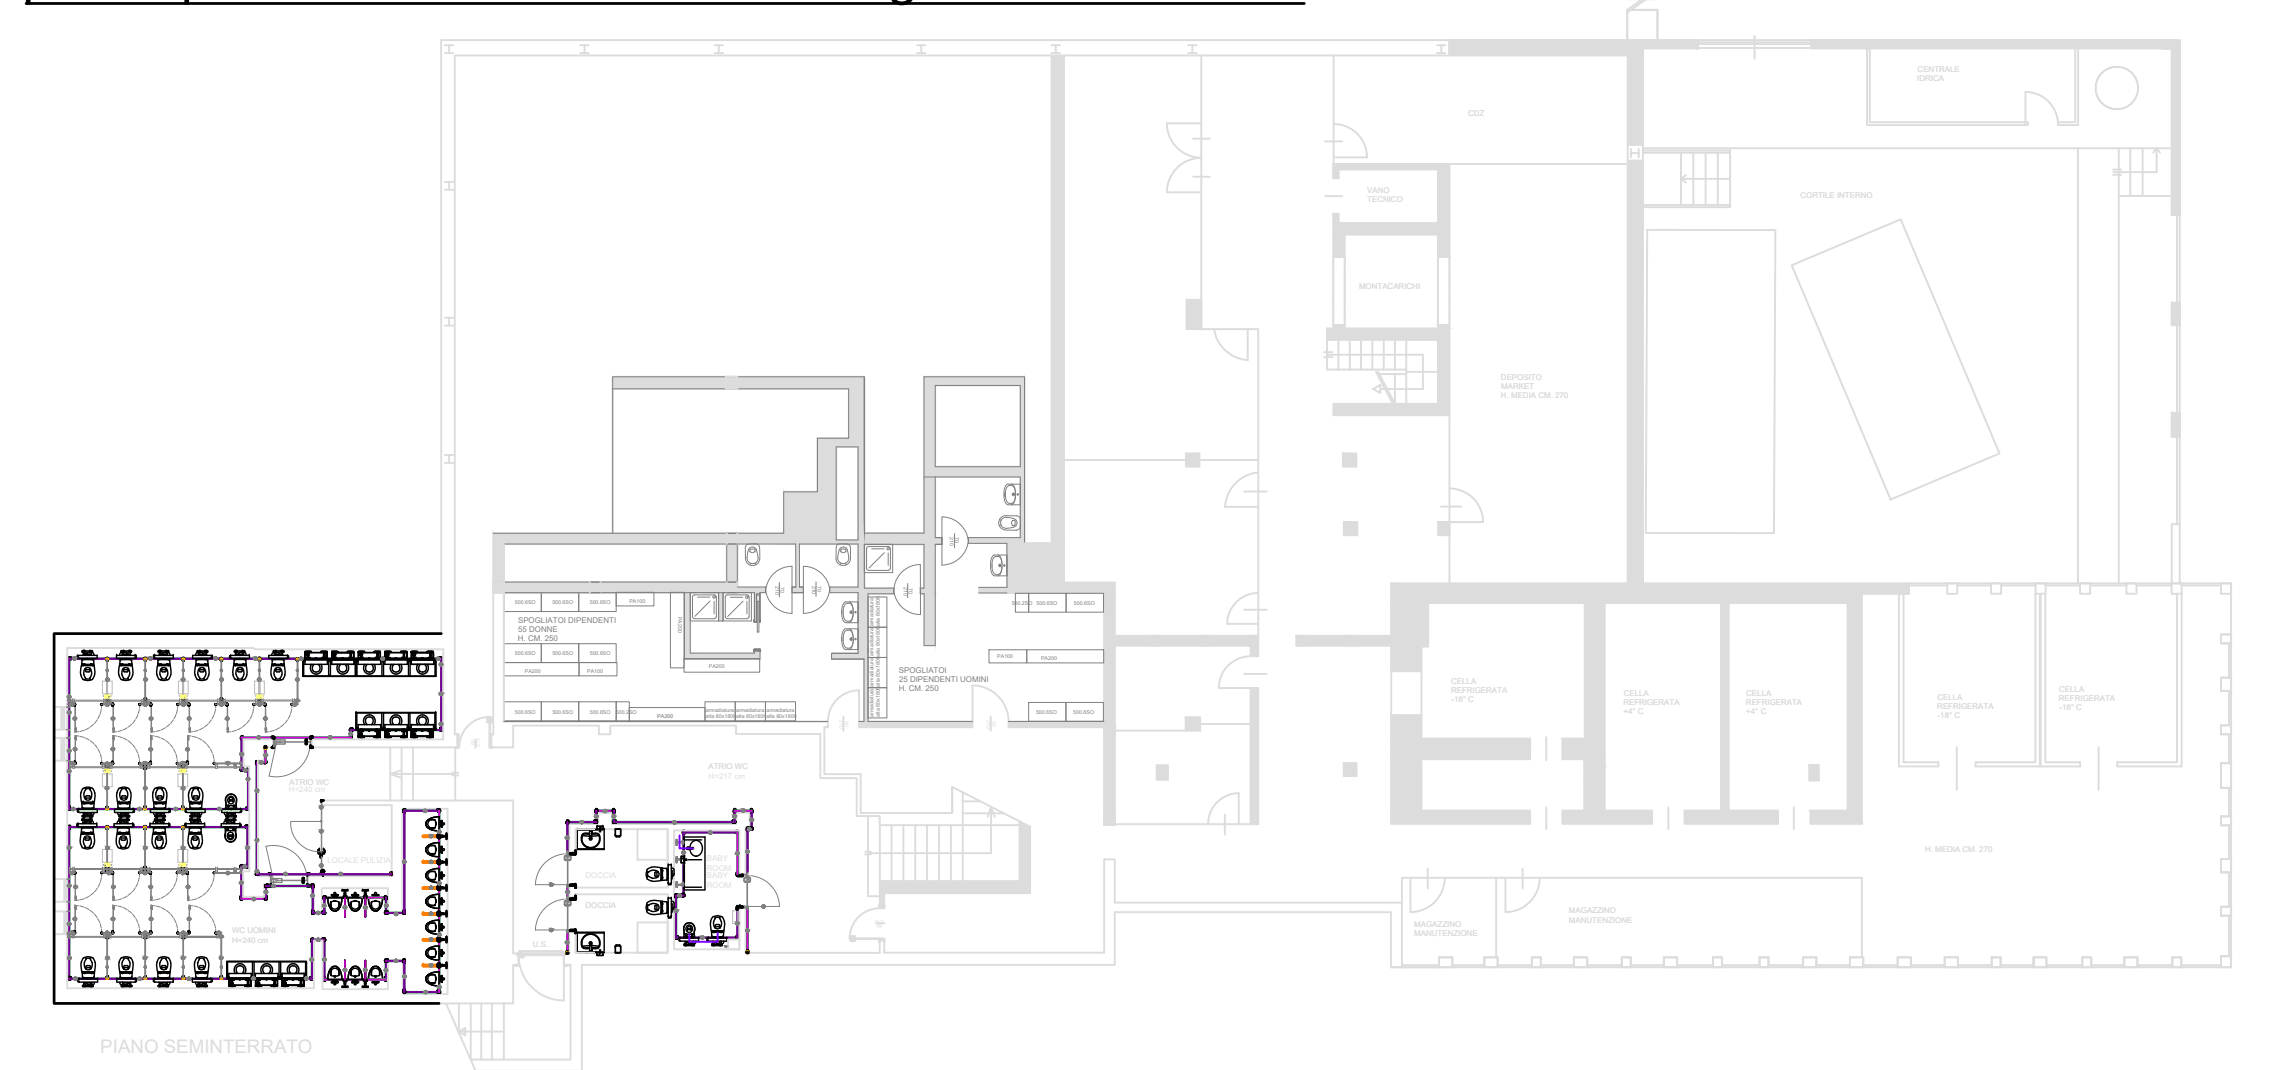

PLANIMETRIA GENERALE - Area di servizio Casilina ovest

Schema rete scarico acque assimilate alle domestiche e adduzione idrica

Scala 1:500

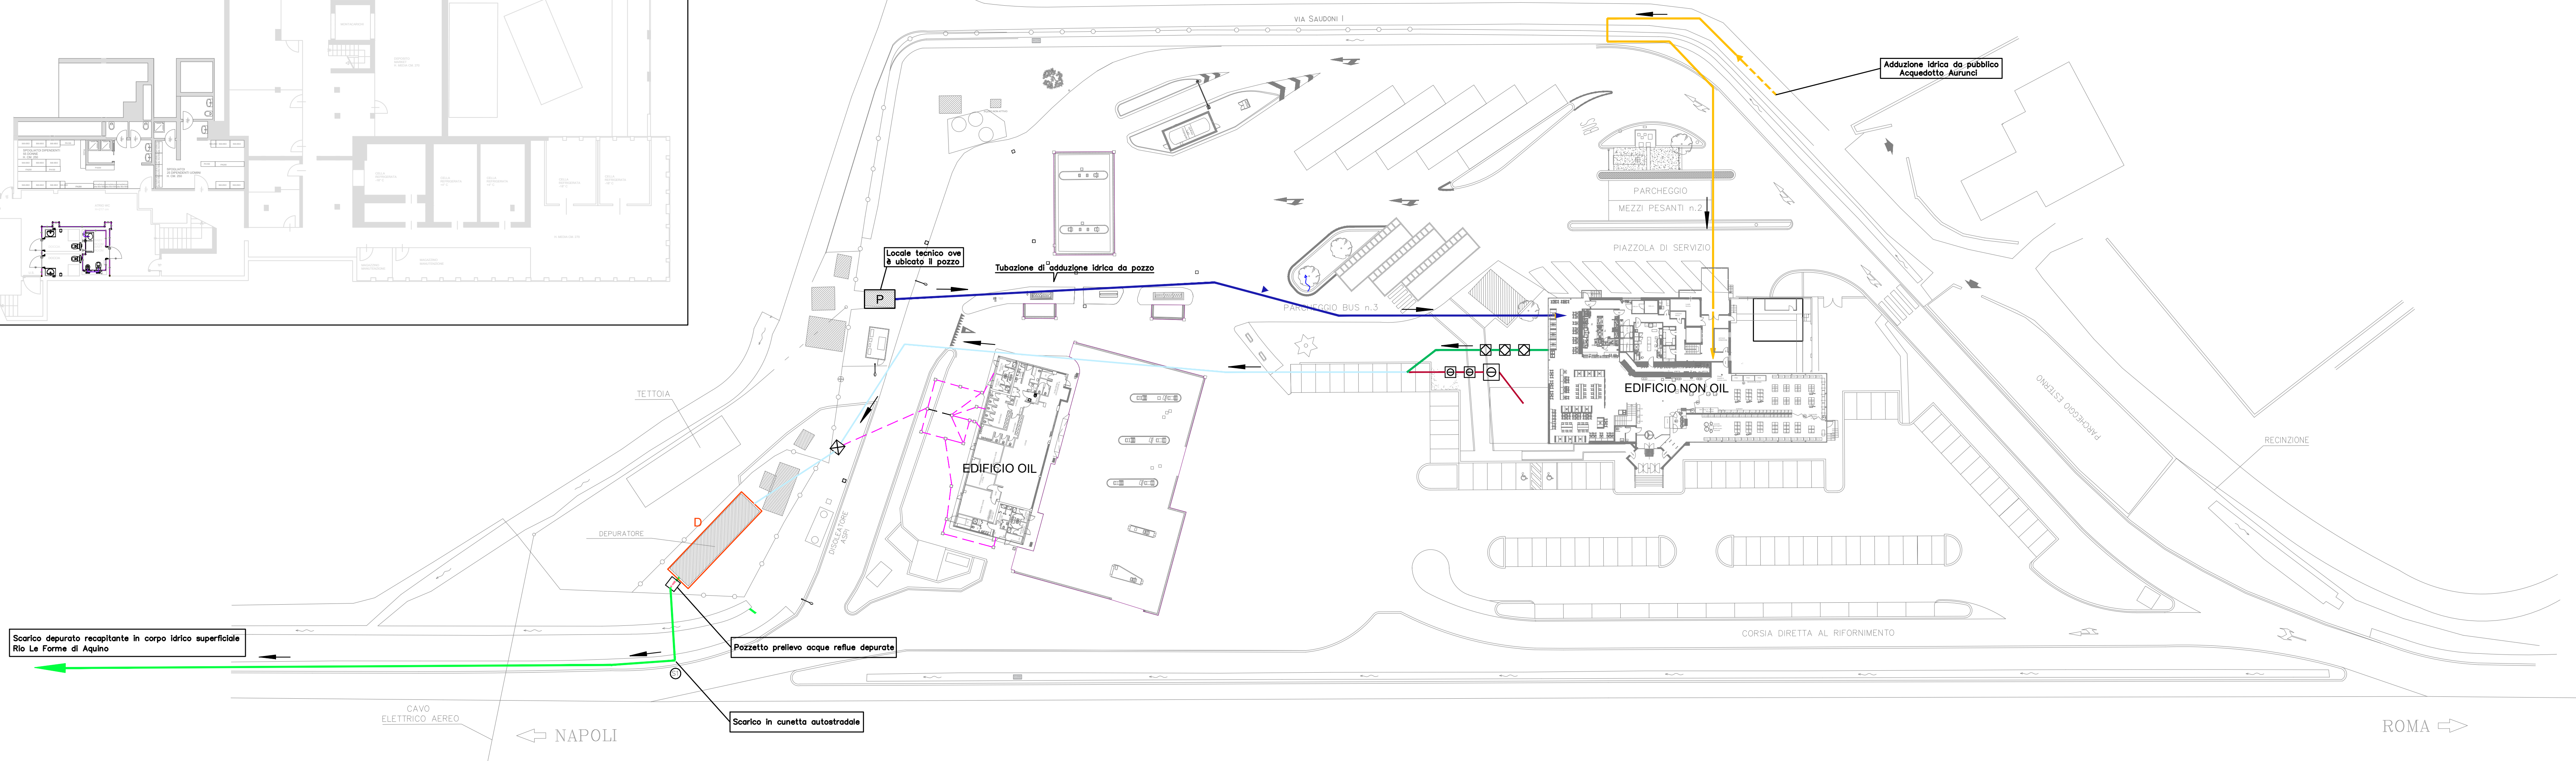

ARTELIA ITALIA S.p.A.
Pavoni & Associati
Piazza Cavour 23 - 00144 ROMA
Tel. 06/49810000 - 06/49810001
Web: www.artelia.com

IL RICHIEDENTE : AUTOGRIILL ITALIA S.p.A. IL TECNICO :

REV.	DATA	DESCRIZIONE	REDAT.	VERIF.	APPROV.

COMMITTENTE



AREA DI SERVIZIO CASILINA OVEST - COMUNE DI CASTROCIELO (FR)
AUTOSTRADA A1 ROMA - NAPOLI

OGGETTO:

ISTANZA DI AUTORIZZAZIONE UNICA AMBIENTALE
D.LGS. 152/06

DIS.	DATA	SCALA	DISEGNO N°
	24/07/2025	Varie	

NOME FILE: Castrocielo_servizi_Luglio2025.dwg

SCALA PLOTTAGGIO: 1:16.1